


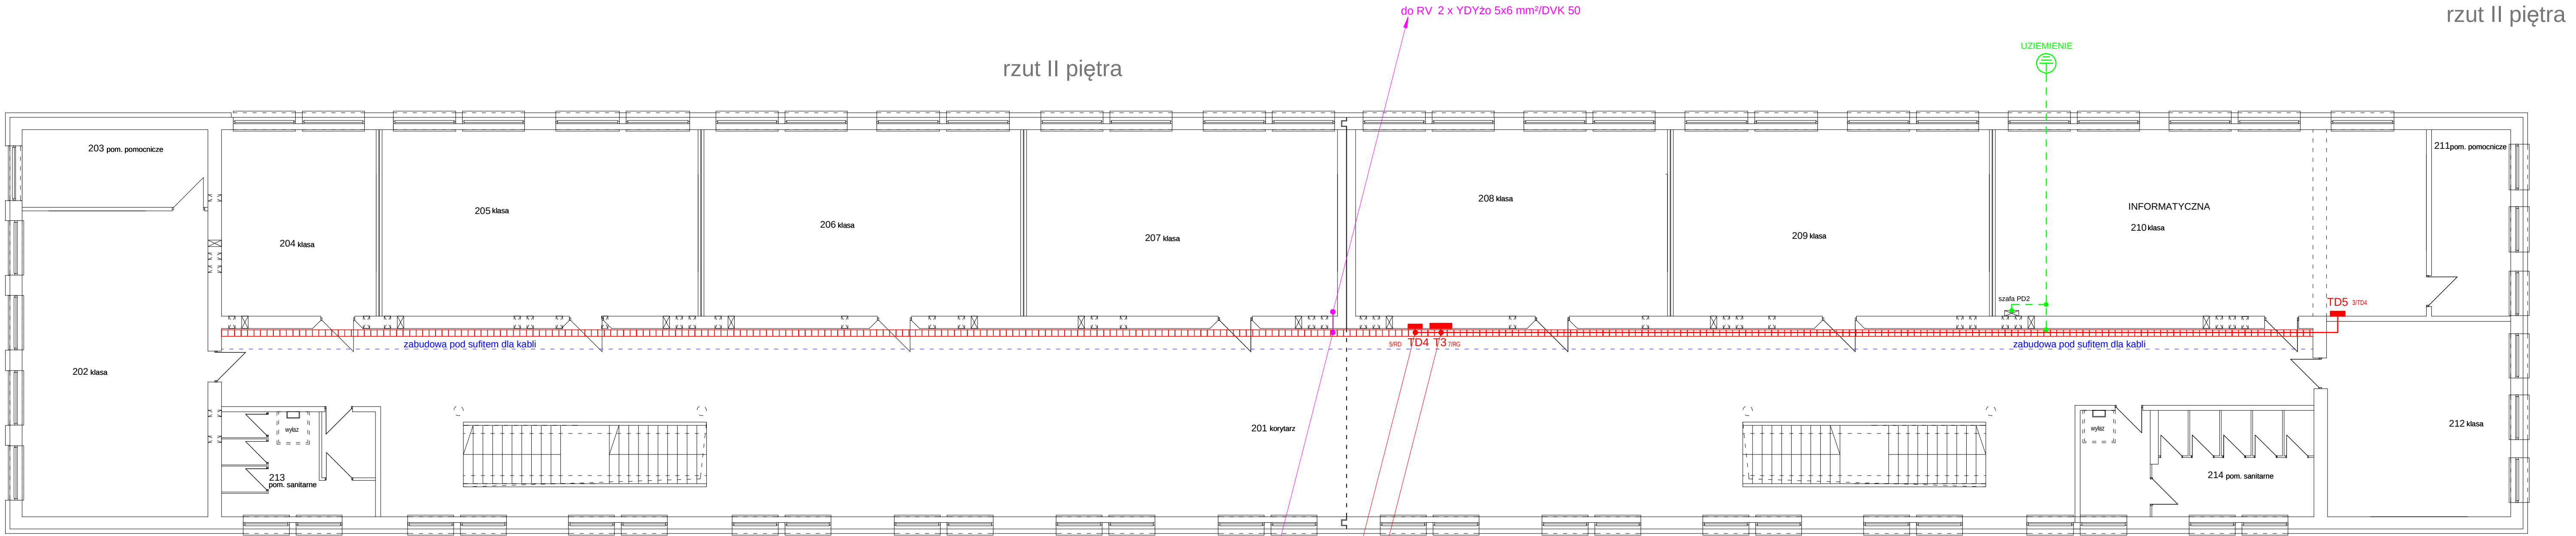

Lp.	Nazwa pom.	Pow.(m2)
201	korytarz	332.90
202	klasa	54.92
203	pom. pomocnicze	13.92
204	klasa	27.27
205	klasa	56.95
206	klasa	56.95
207	klasa	56.97
208	klasa	55.97
209	klasa	56.95
210	klasa	77.60
211	pom. pomocnicze	13.92
212	klasa	35.14
213	pom. sanitarne	15.64
214	pom. sanitarne	23.78

OZNACZENIA:

RG - rozdzielnica główna

T1 - tablica rozdzielcza parteru

T2 - tablica rozdzielcza I-piętra

T3 - tablica rozdzielcza II- piętra

RD - rozdzielnica główna zasilania dedykowanego DATA

TD1 - tablica zasilania dedykowanego 230V DATA - parter

TD2 - tablica zasilania dedykowanego 230V DATA - I piętro

TD3 - tablica zasilania dedykowanego 230V DATA - I piętro pracownia informatyczna

TD4 - tablica zasilania dedykowanego 230V DATA - II piętro

TD5 - tablica zasilania dedykowanego 230V DATA - II piętro pracownia informatyczna

▬▬▬▬ - drabina kablowa DK-200H50 stalowa ocynkowana mocowana do ścany odrębna dla kabli zasilających i nskoprowadowych

PROJEKT WYKONAWCZY

Jednostka projektowa:	Biuro Usług Projektowych i Inwestycyjnych "DOMINEX" Oktafian Woźniak ul. Lewakowskiego 25/309, 38-400 Krosno tel. 013 436 99 10(12)		
Temat:	„Budowa instalacji fotowoltaicznej z konstrukcją wsporczą na budynku głównym, przebudowa instalacji elektrycznej z wymianą opraw oświetleniowych w budynku głównym i Sali gimnastycznej, przebudowa węzła ciepłego z wydzielaniem obiegów i opomiarowaniem budynku głównego i sali gimnastycznej w obiektach Zespołu Szkół Ponadgimnazjalnych Nr 3 im. Stanisława Staszica w Krośnie”		
Zakres tematu:	Przebudowa instalacji elektrycznej z wymianą opraw oświetleniowych w budynku głównym i sali gimnastycznej		
Inwestor:	Gmina Miasto Krosno ul. Lwowska 28a 38-400 Krosno		Rok 2016
Adres:	38-400 Krosno, ul. Tysiąclecia 5, działka nr ewid. 5/5 Obręb: Przemysłowa, Jedn. ewid. Miasto Krosno		SKALA 1:100
Temat rysunku :	Rzut II piętra. Plan WLZ.		
Branża:	elektryczna		Podpis:
Projektant	mgr inż. Krzysztof Nowak specjalność inst. elektryczne (upr. Nr PDK/0136/PWDE/04)		NR RYS. 3E